


# 南館

- ☒ 分電盤 (100V 200V)
- ☒ 電気樹 (100V 200V)
- ☒ 給排水ピット (給水25A, 排水100A)
- ☒ 給排水ガスピット (給水ガス25A, 排水100A)
- ☒ 屋内消火栓
- Ⓛ コンセント (100V)
- ⊗ 誘導灯
- ▲ 消火器
- ◁ 非常口
- Ⓜ マイクジャック

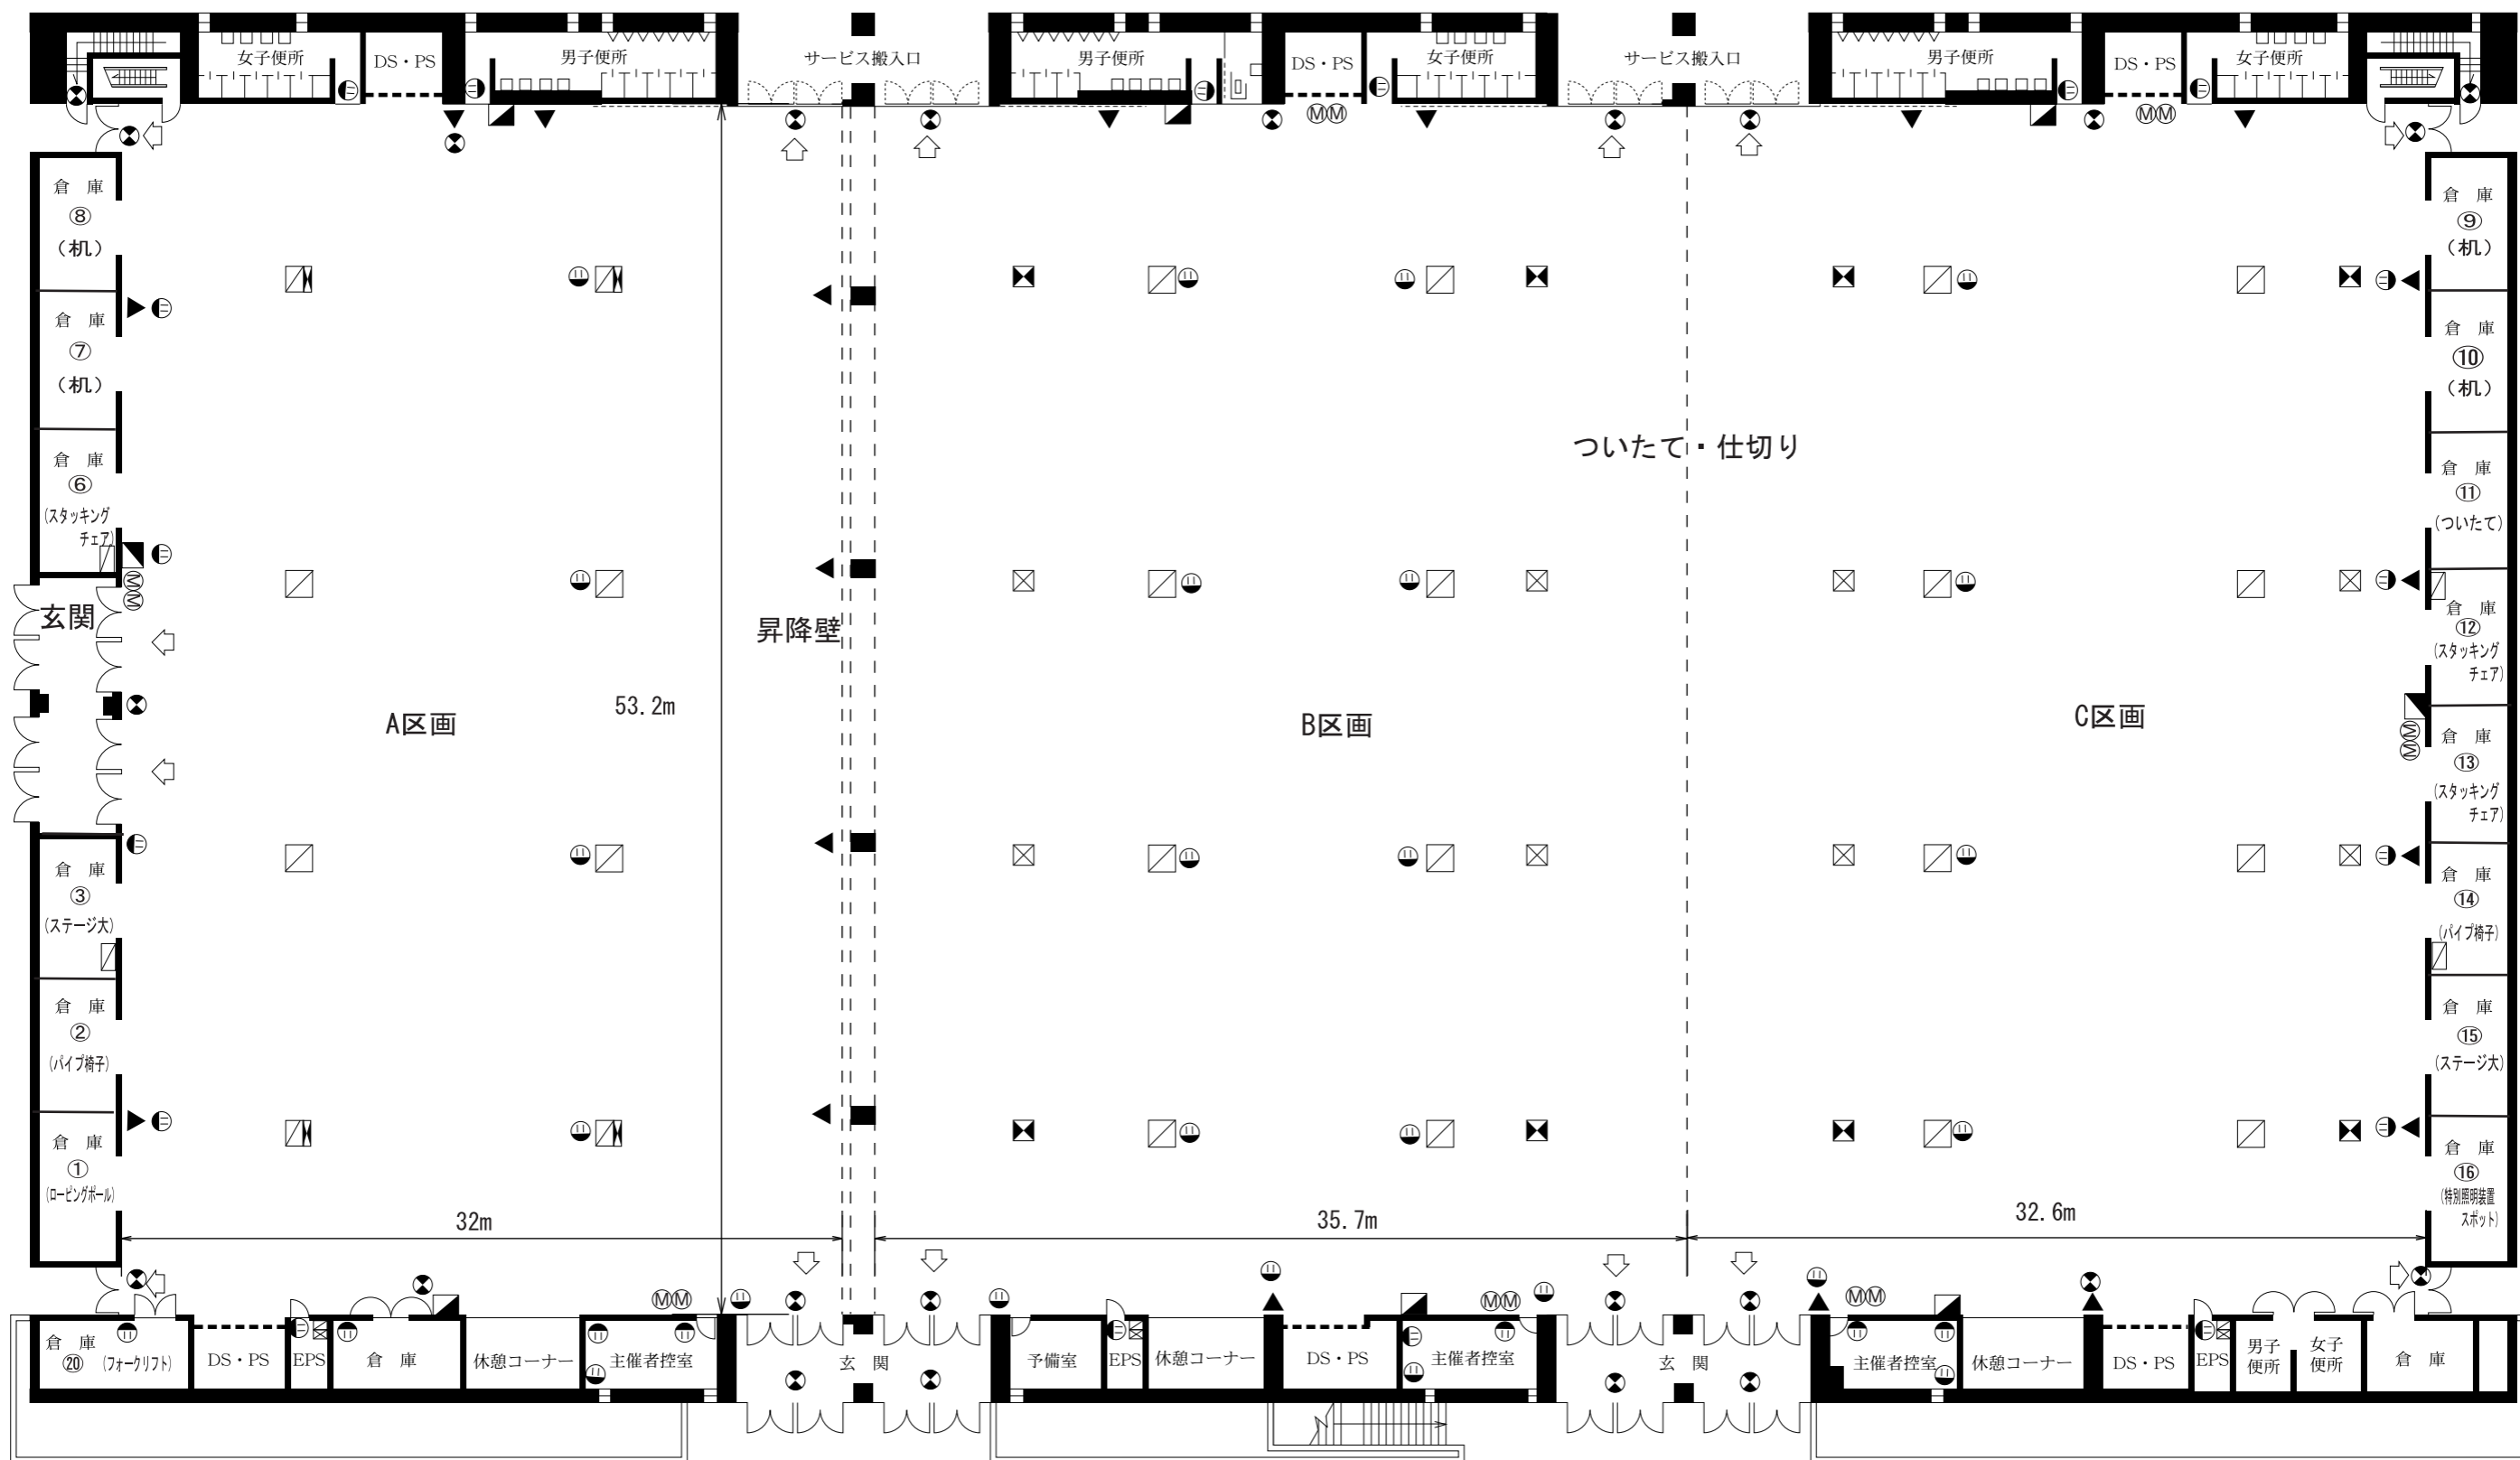

<b>催事名</b>	会期	会場 南館大展示場	NO	備考	提供: office <b>S·A·N·O</b> since 1999
	主催	縮尺 1/300	DATE		